


PŮDORYS 1.NP M1:100

POBŘEŽNÍ 48

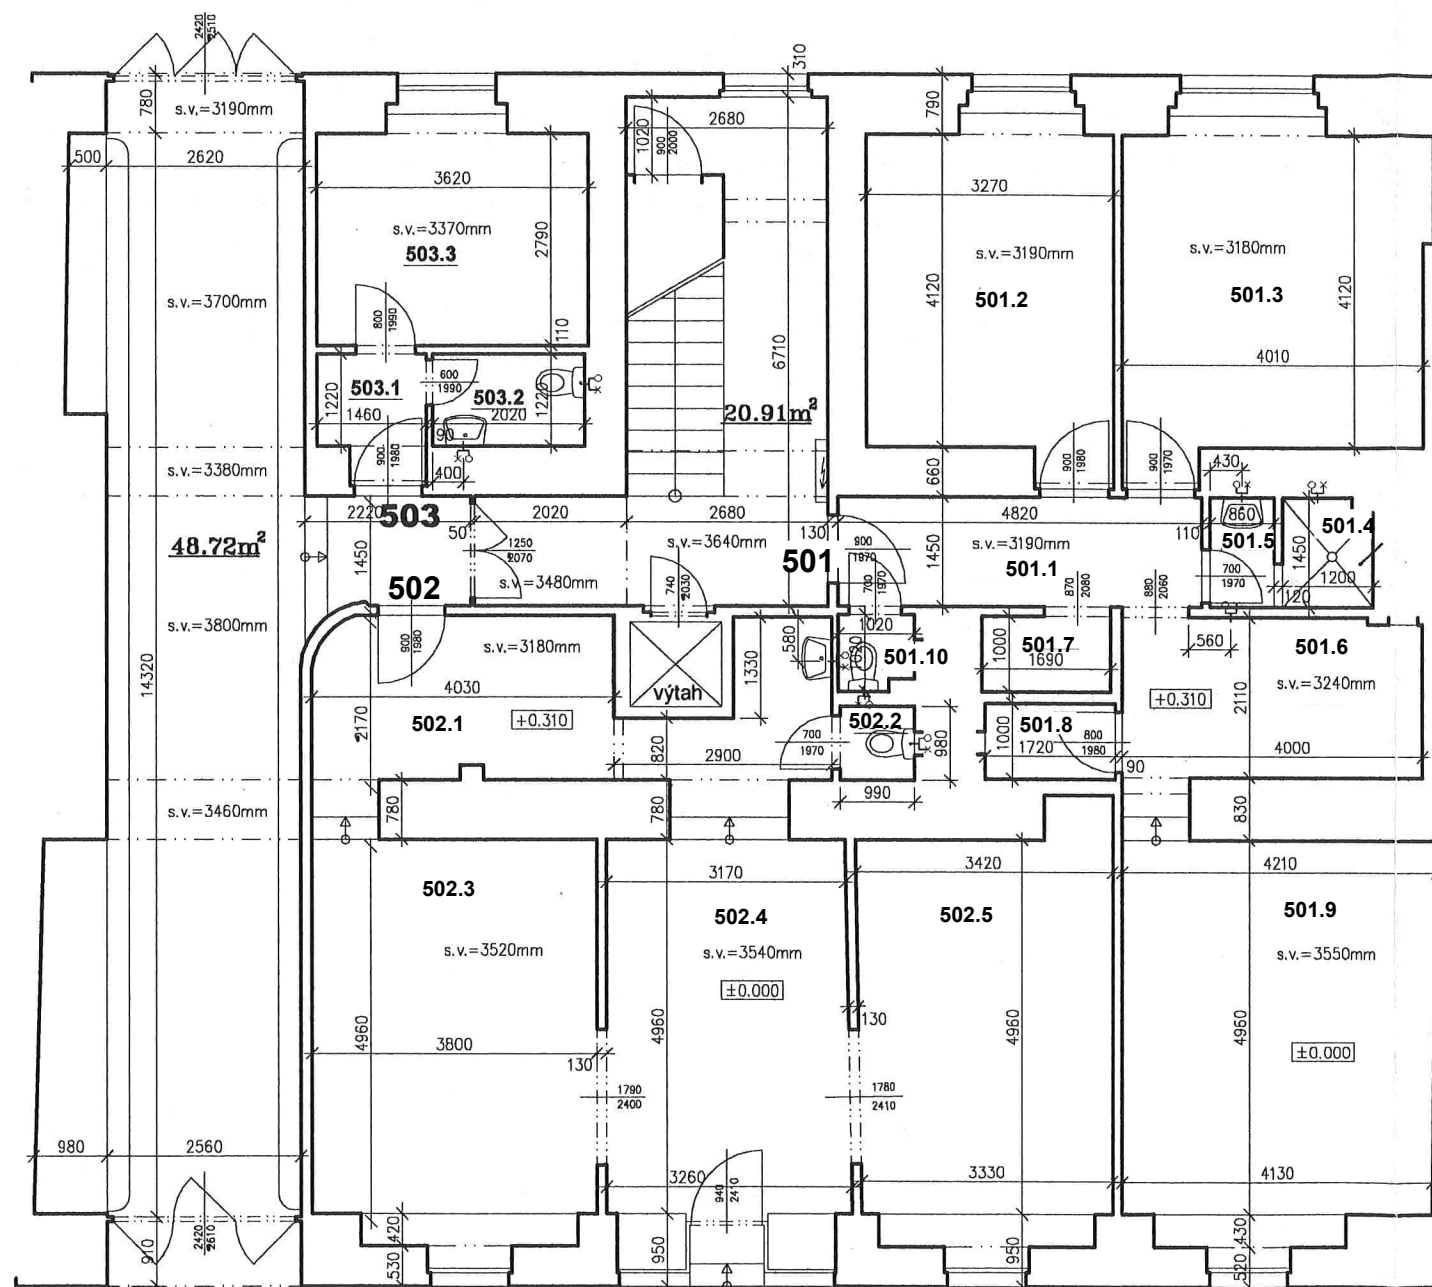

LEGENDA INSTALACÍ:

- ✕ VÝVOD VODY
- VÝVOD KANALIZACE
- VÝVOD PLYNU
- ✕ VÝVOD VODY+KANALIZACE

TABULKA VÝMĚR

číslo bytu	číslo místnosti	název místnosti	m2
502	502.1	předsíň	12,66
	502.2	WC	0,97
	502.3	prodejna	17,27
	502.4	prodejna	15,95
	502.5	prodejna	18,85
		plocha celkem	65,7
501	501.1	předsíň	6,99
	501.2	kancelář	14,04
	501.3	kancelář	17,31
	501.4	sprch. kout	1,68
	501.5	umývárna	1,25
	501.6	kuchyňka	8,37
	501.7	sklad	1,69
	501.8	sklad	1,72
	501.9	kancelář	20,68
	501.10	WC	0,98
		plocha celkem	74,71
503	503.1	předsíň	1,78
	503.2	WC	2,46
	503.3	nebyt. prostor	10,10
		plocha celkem	14,34

±0.00 = 185.87 BpV

GEST

Ing. Miloš Stránský
Thámová 23, Praha 8
tel./fax. 222321069
mobil.: 608051936
email: gest@volny.cz

Dokumentace skutečného provedení

Název akce: Pobřežní 48 / 29

Část: 1.NP

Výkres č.:

Objednatel: MČ Praha 8

Měřítko: 1:100

Datum: 9.10.2003

Polohový systém: místní

Výškový systém: BpV